


- SUP. CONSTRUIDA PLANTA BAJA 822.19 m²**
- 100.65 RASANTES PROTECTADAS
 SISTEMA DE CONTROL LUMINICO TALLADO EN PLANO ESPECIFICO
- LEYENDA DE PLURES**
- CIMENTACION A CUBIERTA
 - CIMENTACION A TECHO DE BALA
 - CIMENTACION A TECHO DE SOTANO
 - TECHO DE SOTANO A TECHO DE BALA

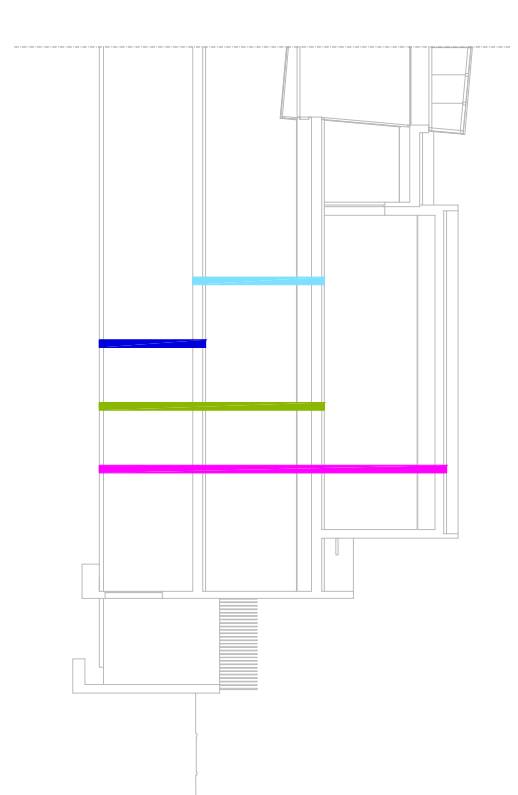

- LEYENDA**
- 1 CORTAVIENTOS
 - 2 HALL DE PUBLICO
 - 3 DISTRIBUIDOR
 - 4 COORDINADOR
 - 5 ARCHIVO
 - 6 ASHTRAY, S.A.C.
 - 7 S.A.L.A. DE REUNIONES
 - 8 SALA DE REUNIONES
 - 9 TRABAJADOR SOCIO-COMUNITARIO
 - 10 ANIMADOR SOCIO-COMUNITARIO
 - 11 EDUCADOR
 - 12 MONITORES DE ACTIVIDADES
 - 13 SALA DE ENCUENTRO
 - 14 SALON DE ACTOS
 - 15 CUARTO DE MANTENIMIENTO
 - 16 ASEO MASCULINO (PLANTA BAJA)
 - 17 ASEO FEMENINO (PLANTA BAJA)
 - 18 ASEO FEMENINO (PLANTA BAJA)
 - 19 DISTRIB. ASEOS (PLANTA BAJA)
 - 20 VESTIARIOS MASCULINOS
 - 21 VESTIARIOS FEMENINOS
 - 22 DISTRIB. VESTIARIOS
 - 23 ALMACEN GENERAL
 - 24 SALA DE CALDERAS
 - 25 CUARTO DE INSTALACIONES
 - 26 CUARTO AUXILIAR
 - 27 CUARTO DE INSTALACIONES
 - 28 DISTRIB. CUARTOS DE INSTALACIONES
 - 29 APARCAMIENTOS MASCULINOS
 - 30 APARCAMIENTO MASCULINOS
 - 31 ESPALDOS LIBRES DE NEGRO
 - 32 FONOTE
 - 33 PATIO DE ACCESO SOTANO
 - 34 PATIO INGRES
 - 35 ESCALERAS A PATIO INGRES
 - 36 APARCAMIENTOS CUBIERTOS
 - 37 CUARTO DE INSTALACIONES
 - 38 DISTRIBUIDOR SOTANO
 - 40 SOTANO
 - 41 DISTRIBUIDOR PLANTA PRIMERA
 - 42 ASEO MASCULINO (PLANTA PRIMERA)
 - 43 ASEO FEMENINO (PLANTA PRIMERA)
 - 44 TALLER DE INFORMATICA
 - 45 DISTRIB. SALIDA DE EMERGENCIA
 - 46 TALLER DE ACTIVIDADES
 - 47 TALLER DE ACTIVIDADES
 - 48 TALLER DE ACTIVIDADES
 - 49 BIBLIOTECA
 - 50 TERRAZA
 - 51 FRIGALIZ

EXOMO. AVUNTAMIENTO DE MIRANDA DE EBRO

 

PROYECTO DE EJECUCION PARA CENTRO CIVICO EN LA PARCELA EQ-1 PLAN PARCIAL RONDA DE FERROCARRIL MIRANDA DE EBRO. BURGOS.

PLANTA BAJA
 COTAS, SUPERFICIES Y CARPINTERIA


Arquitectos
 JOSE LUIS ANTON-PACHECO MAQUEDA
 ASIER MARTINEZ APARICIO

Jose Luis Anton Pacheco Maqueda
Asier Martinez Aparicio

A.02
 Escala 1/100
 Miranda de Ebro, Julio 2008

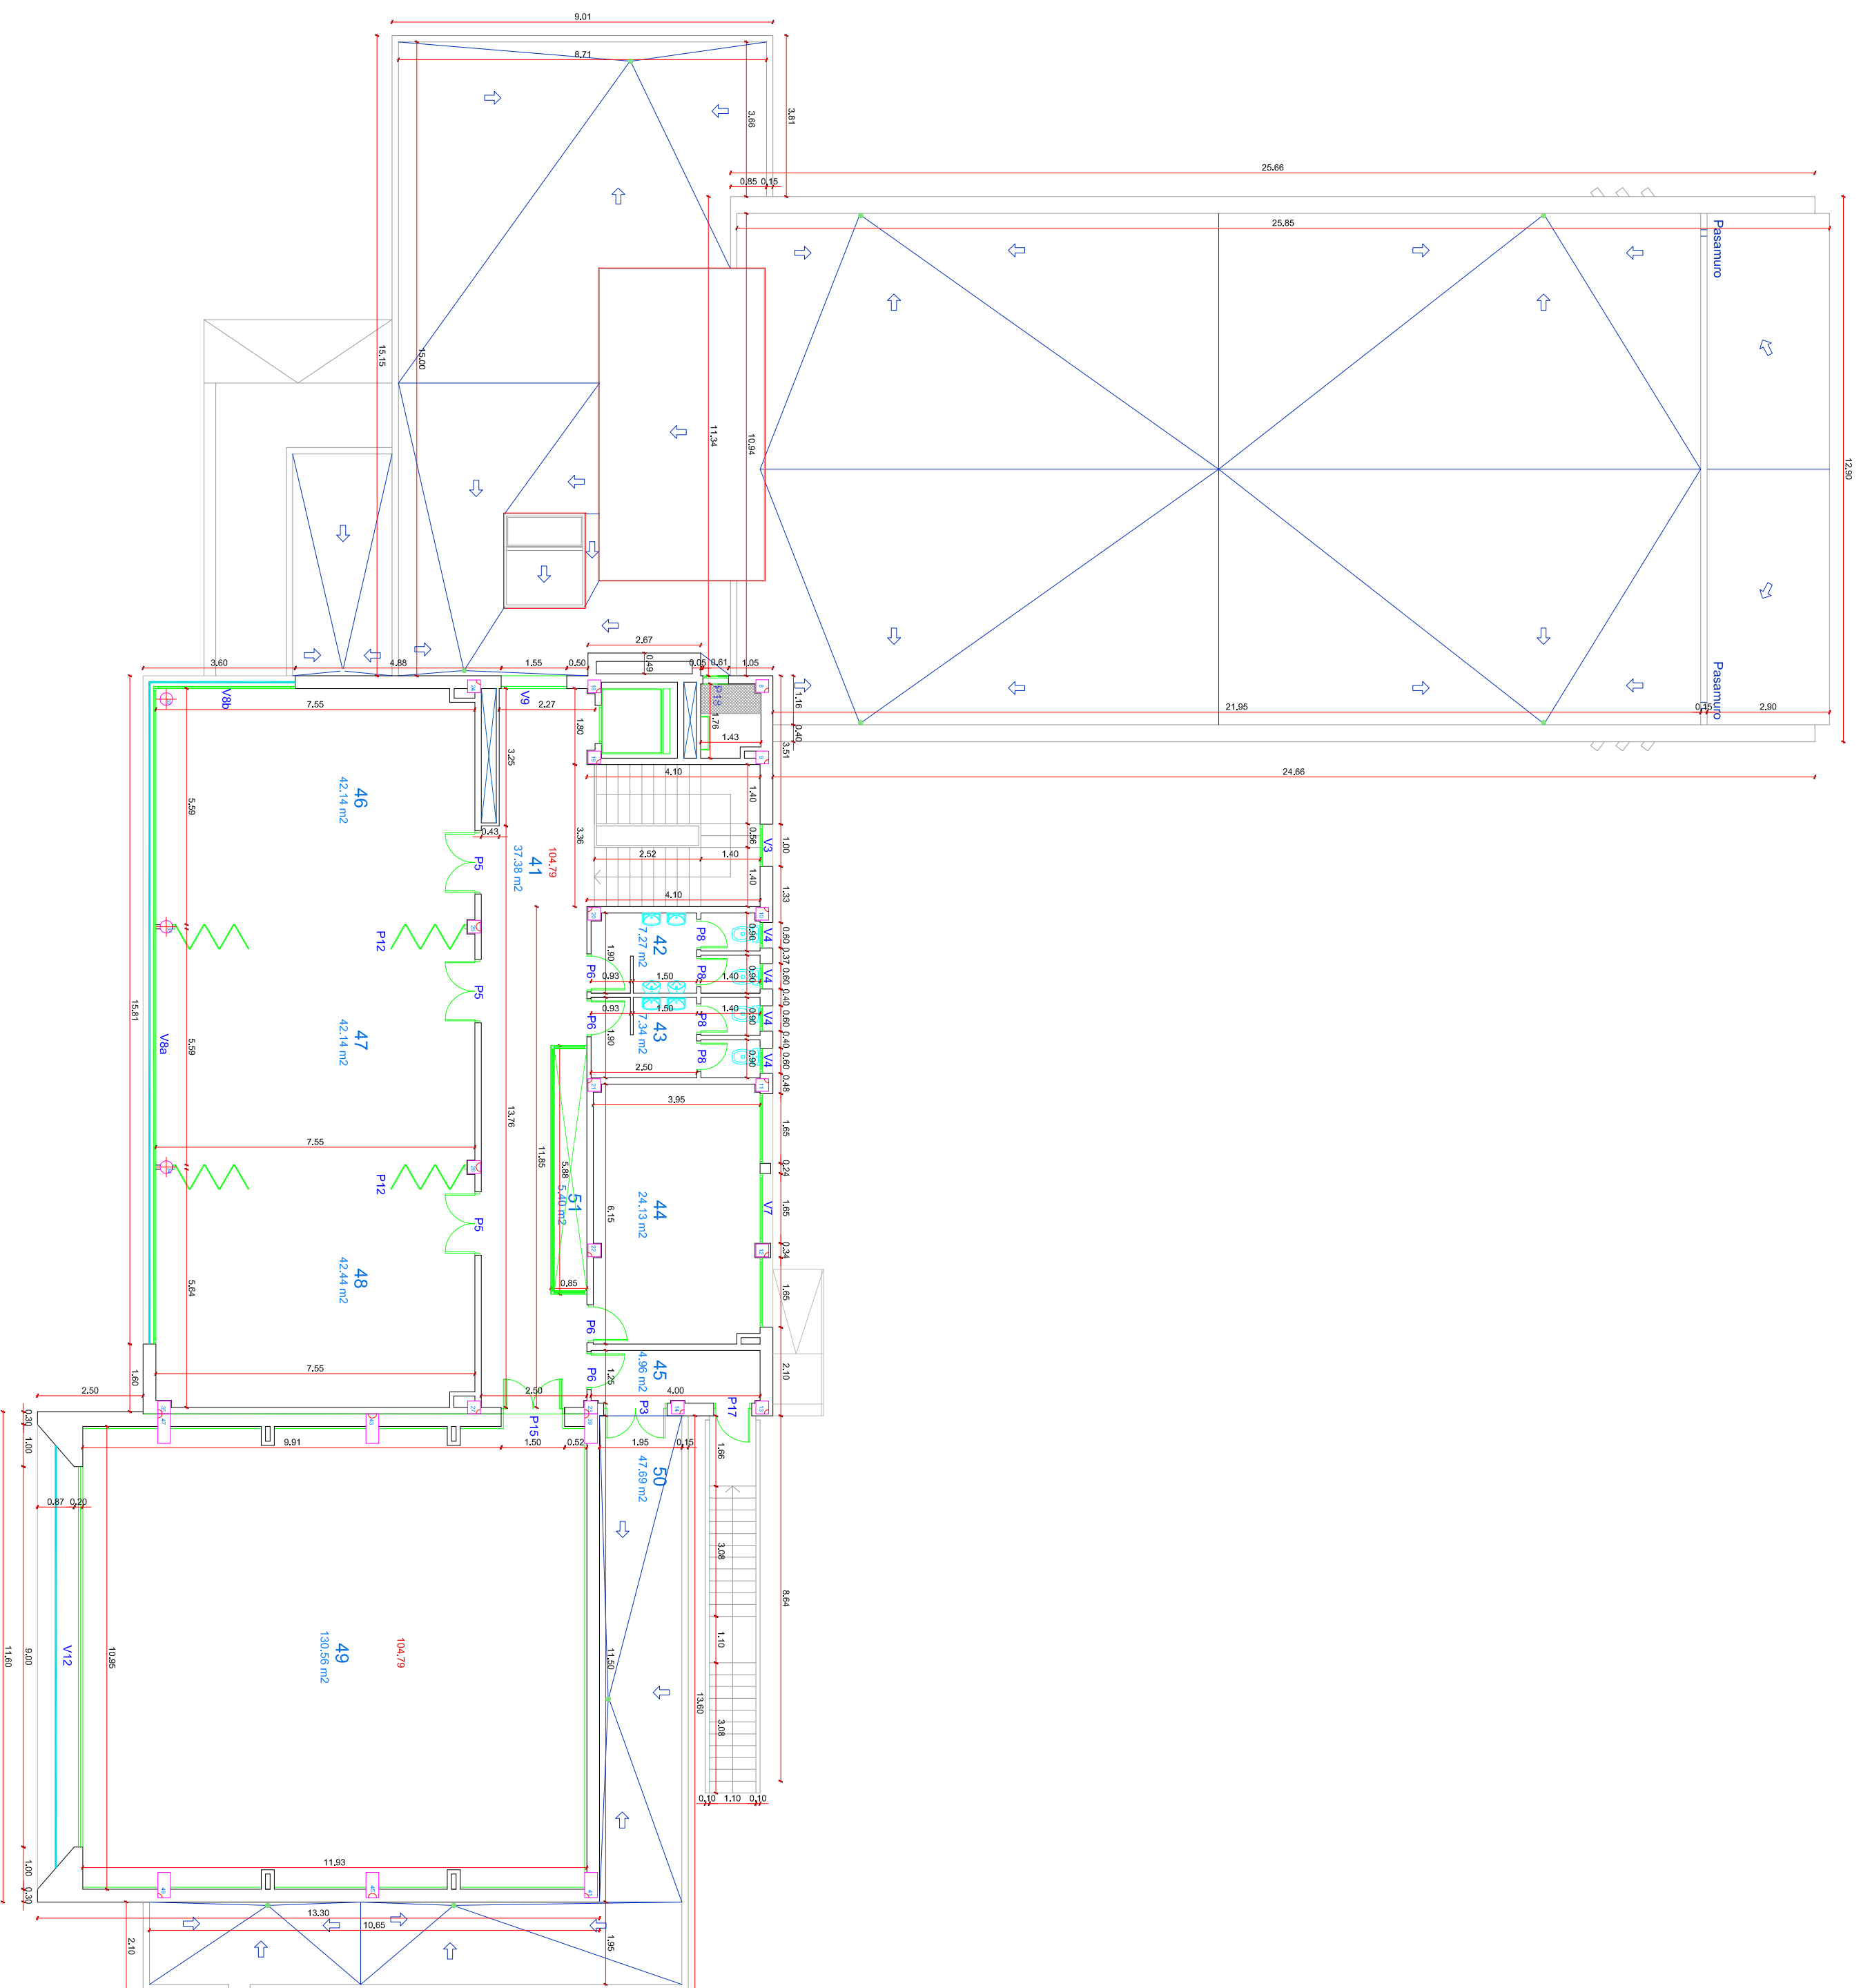

- SUP. CONSTRUIDA PLANTA PRIMERA 41554 m²**
- BASANTES PROYECTADOS
 - SISTEMA DE CONTROL LUMINICO TALLADO EN PLANO ESPECIFICO
- LEYENDA DE SÍMBOLOS**
- CIMENTACION A CUBIERTA
 - CIMENTACION A TECHO DE BALA
 - CIMENTACION A TECHO DE SOTANO
 - CIMENTACION A TECHO DE BAJA

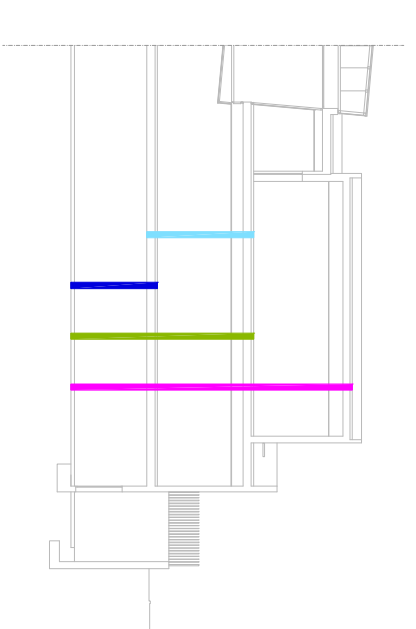

- LEYENDA**
- 1 CORTAVIENTOS
 - 2 HALL DE PUBLICO
 - 3 DISTRIBUIDOR
 - 4 ALCANTARILLADO
 - 5 ALCANTARILLADO
 - 6 DISTRIB. S.A.C.
 - 7 S.A.C. REINFORCES
 - 8 S.A.C. REINFORCES
 - 9 S.A.C. REINFORCES
 - 10 ALUMINADOR SOCIO-COMUNITARIO
 - 11 EDUCADOR DE ACTIVIDADES
 - 12 MONITORES DE ACTIVIDADES
 - 14 SALON DE ACTOS
 - 15 CUARTO DE MANTENIMIENTO
 - 16 ASEO MASCULINO (PLANTA BAJA)
 - 18 ASEO FEMENINO (PLANTA BAJA)
 - 19 DISTRIB. ASESOS (PLANTA BAJA)
 - 20 VESTIARIOS MASCULINOS
 - 21 VESTIARIOS FEMENINOS
 - 22 ALMACEN GENERAL
 - 24 SALA DE CALDERAS
 - 25 CUARTO MAQUINA
 - 27 CUARTO DE INSTALACIONES
 - 28 DISTRIB. CUARTOS DE INSTALACIONES
 - 29 APARCAMIENTOS
 - 30 APARCAMIENTOS
 - 31 ESPACIOS LIBRES DE RESERVO
 - 32 POCHE
 - 33 RAMPA DE ACCESO SOTANO
 - 34 PANTO INCLINADO
 - 35 PANTO INCLINADO
 - 36 APARCAMIENTOS CUBIERTOS
 - 37 CUARTO DE INSTALACIONES
 - 38 VESTIBULO DE EMERGENCIA
 - 40 SOTANO
 - 41 DISTRIBUIDOR PLANTA PRIMERA
 - 42 ASEO MASCULINO (PLANTA PRIMERA)
 - 44 TALLER DE MANTENIMIENTO
 - 45 DISTRIB. SALIDA DE EMERGENCIA
 - 46 TALLER DE ACTIVIDADES
 - 47 TALLER DE ACTIVIDADES
 - 48 BIBLIOTECA
 - 49 BIBLIOTECA
 - 50 TERRAZA
 - 51 TRAZAJEZ

EXCMO. AYUNTAMIENTO DE MIRAMANDA DE EBRO
PROYECTO DE EJECUCION PARA CENTRO CIVICO EN LA
PARGELA EQ.-1 PLAN PARCIAL RONDA DE FERROCARRIL
MIRAMANDA DE EBRO, BURGOS.

PLANTA PRIMERA
 COTAS, SUPERFICIES Y CARPINTERIA

Escala 1/100

Arquitectos
 JOSE LUIS ANTON-PACHECO MAQUEDA
 ASIER MARTINEZ APARICIO

Alm

A.03
 Miramanda de Ebro, Julio 2008